


RZUT PIWNIC
SKALA 1:100

NR	NAZWA	POSADZKA	Pow(m ²)
0.1	WYMIENNIKOWNIA	GRES	10,0
0.2	WODOMIERZ	GRES	24,3
0.3	MAGAZYN	GRES	30,3
0.4	KOMUNIKACJA	GRES	14,9
0.5	MAGAZYN	POS.CEM.	14,8
0.6	MAGAZYN	POS.CEM.	3,2
0.7	KOMUNIKACJA	POS.CEM.	14,1

RAZEM	111,6
-------	-------

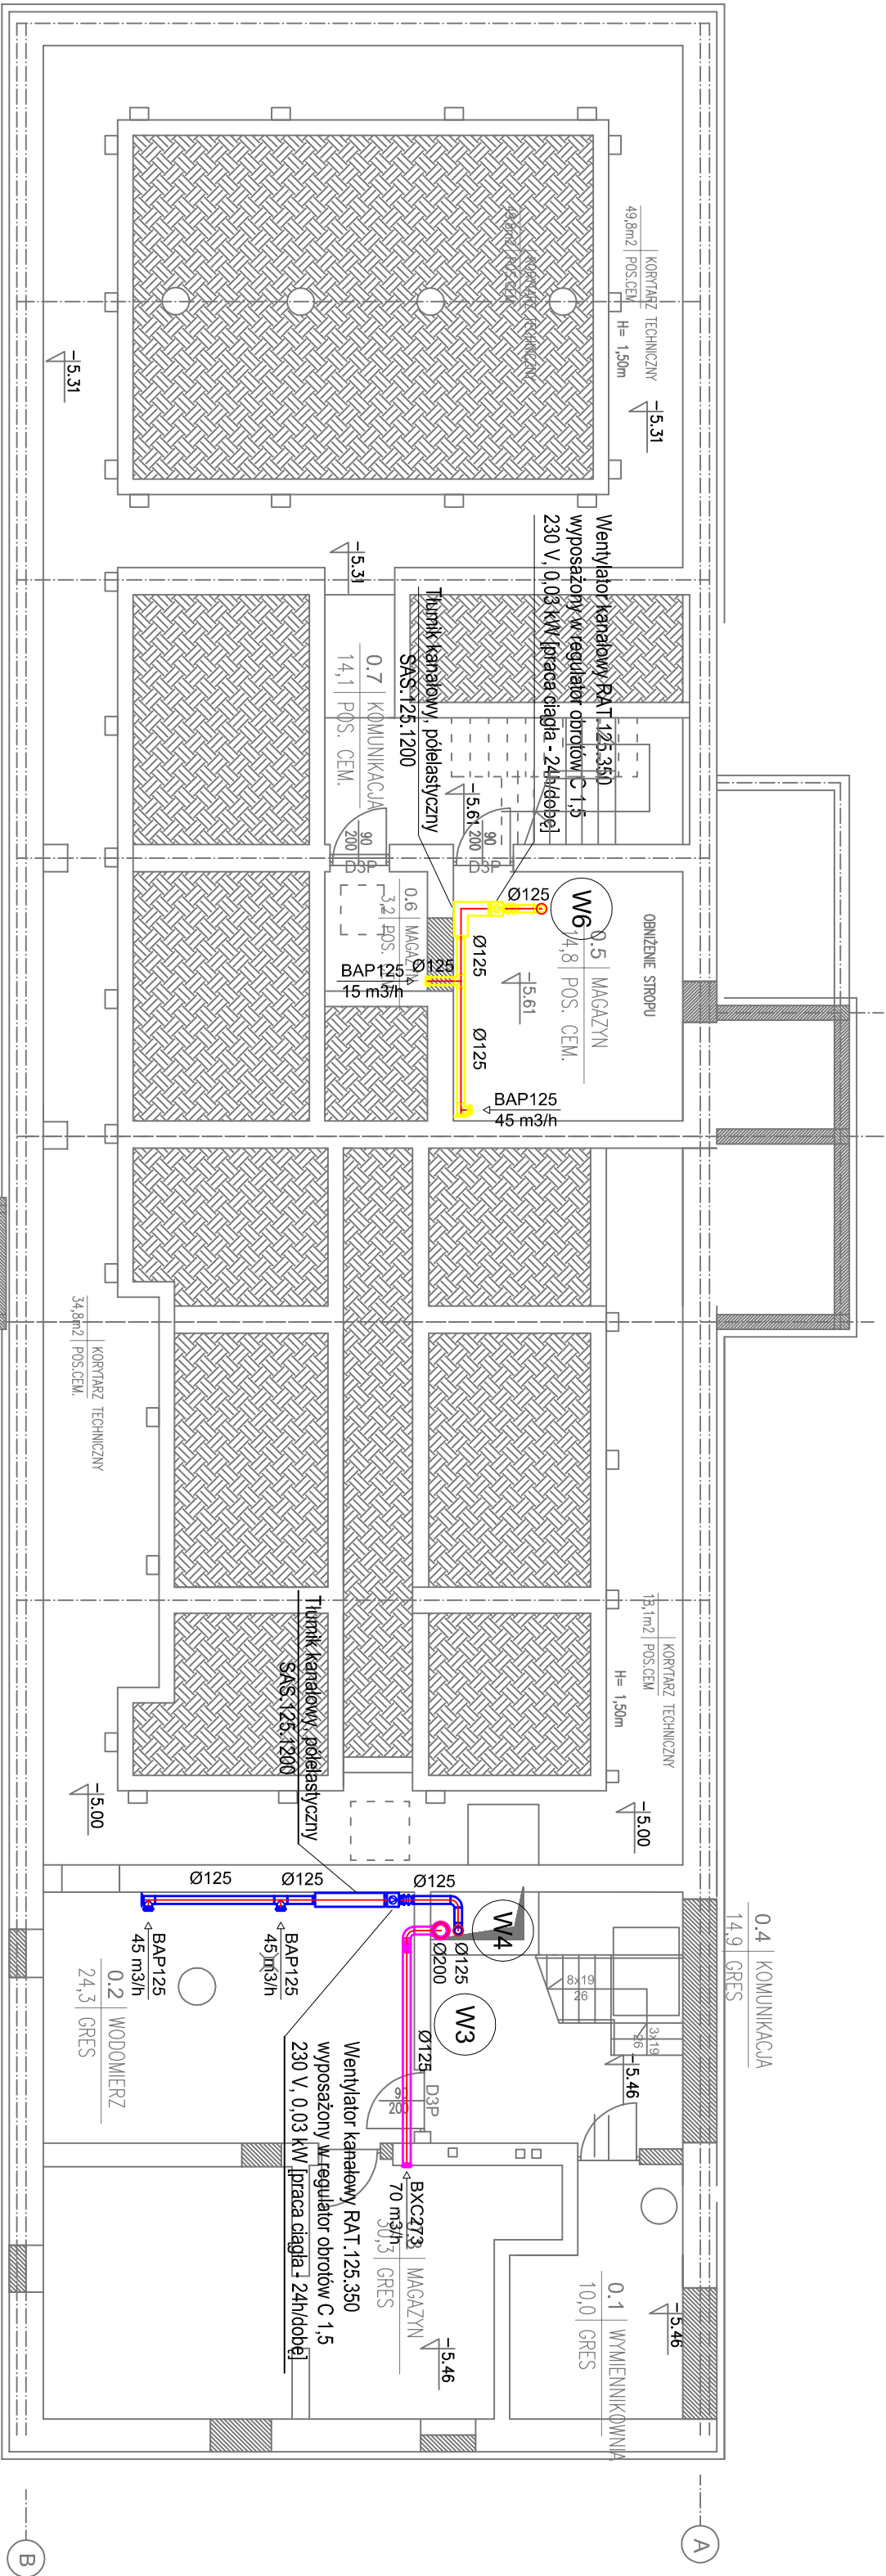

WYKONAWSTWO I PROJEKTOWANIE INSTALACJI SANITARNYCH DANUTA KULESZA 22-100 CHEŁM UL.SIEDLECKA 115		EINZEL PROJEKT BIURO ARCHITEKTURY MAREK ZAUDEK 22-100 CHEŁM UL.WOJWISKA 51		PB
TEMAT	PRZEBUDOWA I ROZBUDOWA BUDYNKU DYDAKTYCZNEGO NA BIUROWY			
INWESTOR	ZARZĄD NIERUCHOMOŚCI WOJEWÓDZKICH W LUBLINIE			
ADRES INW.	22-100 CHEŁM, UL.MICKIEWICZA 37, dz.nr 714 obręb 0014 m.chełm, j.ewid. 066201_1.			
FAZA	PROJEKT WYKONAWCZY			
RYSUNEK	RZUT PIWNIC – INSTAL. WENTYLACJI			
BRANŻA	SANITARNA	UPR.	PODPIS	SKALA
PROJEKTANT	mjr inż. D KULESZA spec. instal.-inżynier.	949/CH /92		1:100
ASYSTENT	inż. K. GÓRECKA spec. instal.-inżynier.			NR RYS
SPRAWDZIK	mjr inż. T. KULESZA spec. instal.-inżynier.	931/CH /91		S20