


RZUT DACHU  
SKALA 1:100

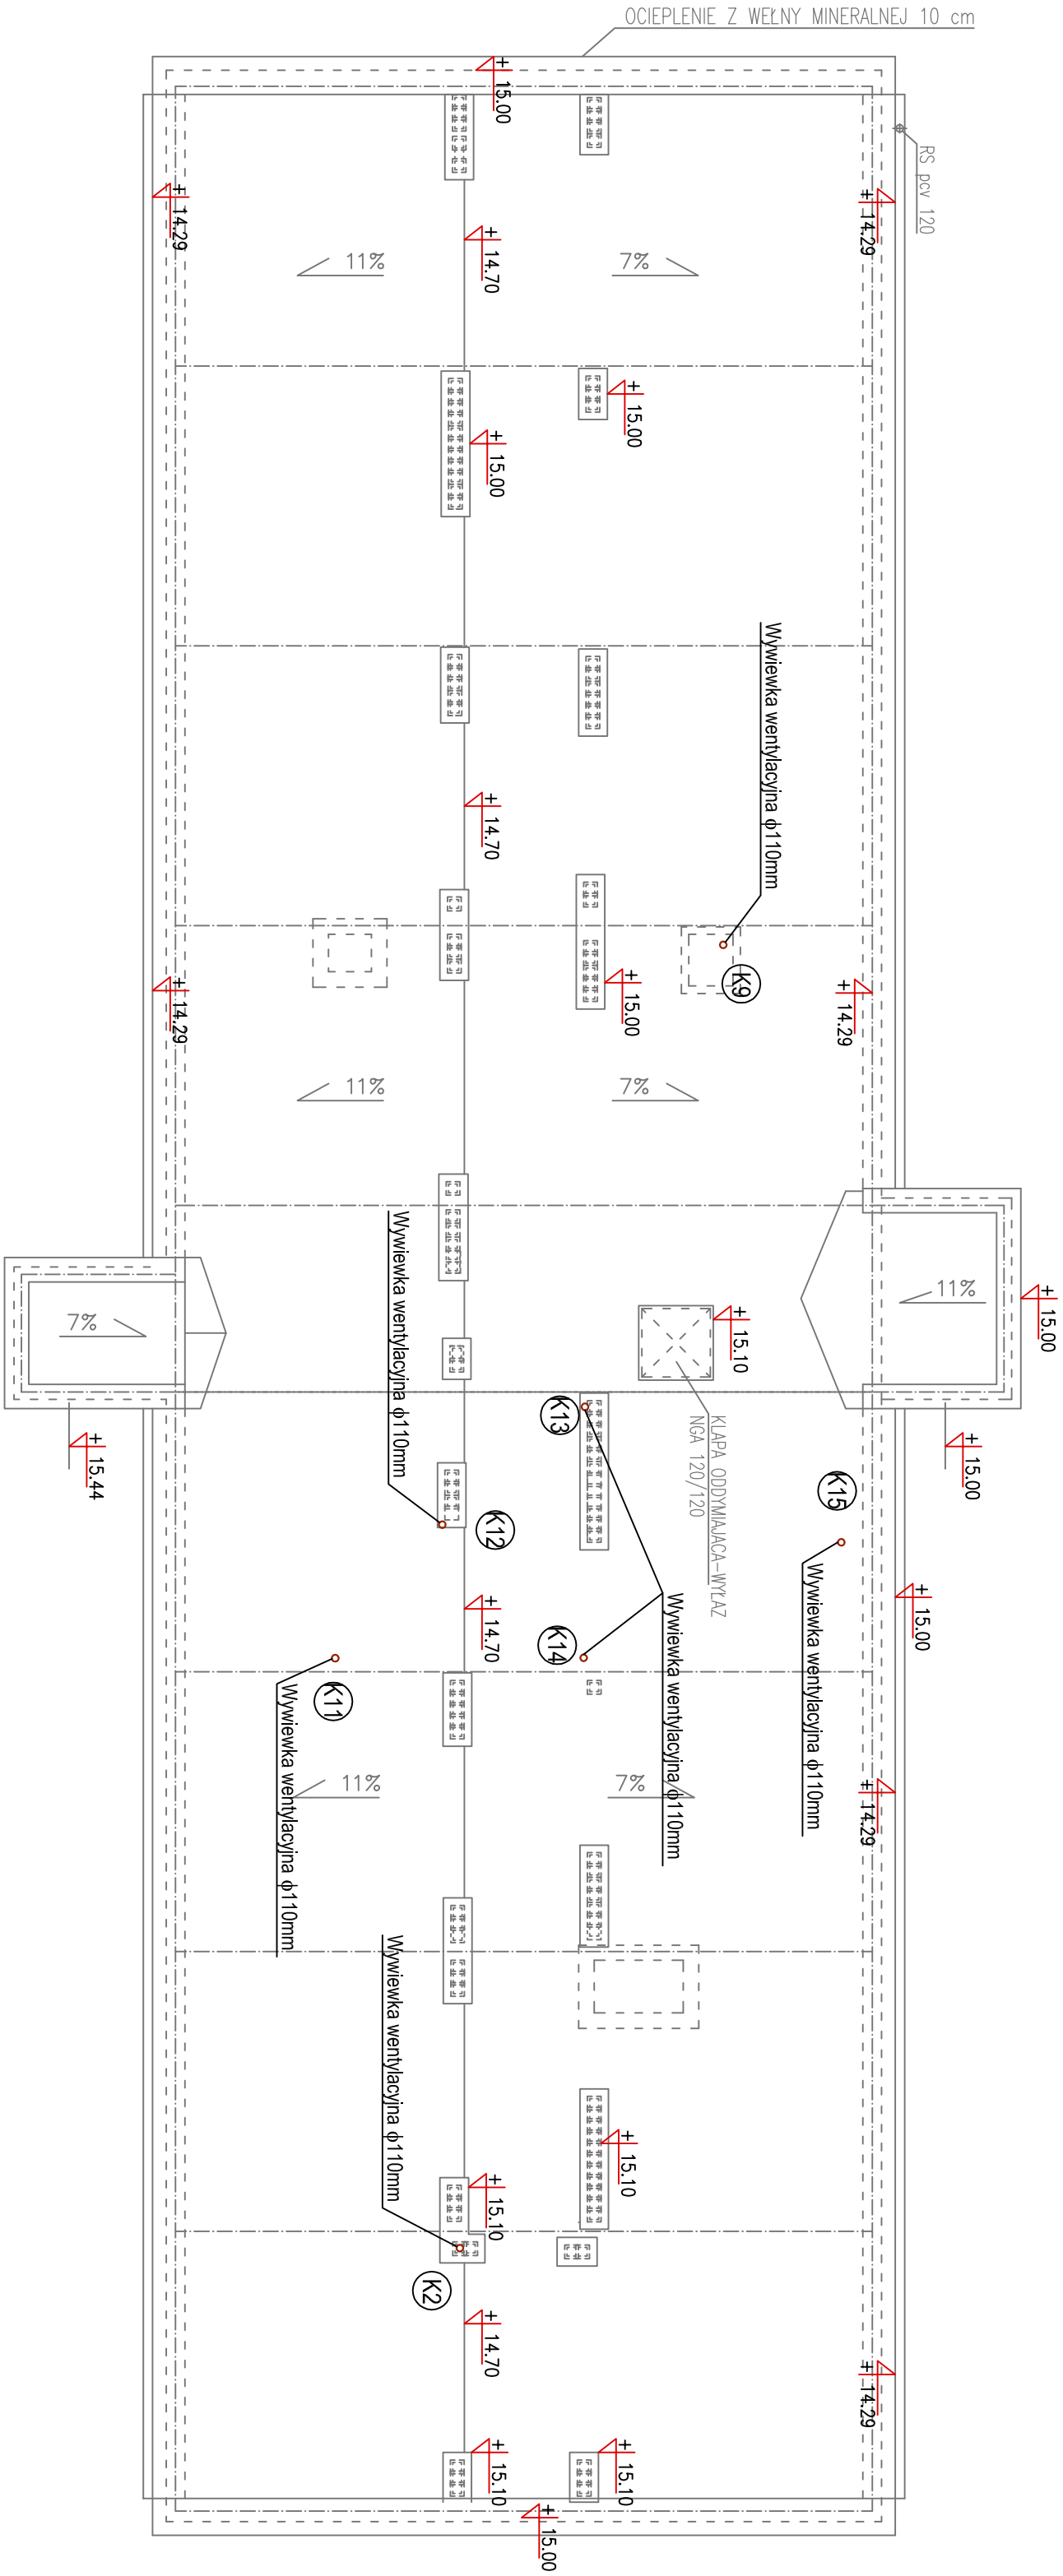

WYKONAWSTWO I PROJEKTOWANIE INSTALACJI SANITARNYCH DANUTA KULESZA 22-100 CHEŁM UL.SIEDLECKA 115				ENIZET PROJEKT BIURO ARCHITEKTURY MAREK ZAŁDEK 22-100 CHEŁM UL.LWOWSKA 51		PB
TEMAT	PRZEBUDOWA I ROZBUDOWA BUDYNKU DYDAKTYCZNEGO NA BIUROWY					
INWESTOR	ZARZĄD NIERUCHOMOŚCI WOJEWÓDZKICH W LUBLINIE					
ADRES INW.	22-100 CHEŁM, UL.MICKIEWICZA 37, dz.nr 714 obręb 001/4 m.Chel'm, j.ewid. 066201_1.					
FAZA	PROJEKT BUDOWLANY					
RYSUNEK	RZUT DACHU – INSTAL.		WOD-KAN		data 30.10 2018	
BRANŻA	SANITARNA		UPR.	PODPIS	SKALA	
PROJEKTANT	mjr inż. D KULESZA spec. instal.-inżynier.		949/CH /92		1:100	
ASYSTENT	inż. K. GÓRĘCKA spec. instal.-inżynier.				NR RYS	
SPRAWDZIK	mjr inż. T. KULESZA spec. instal.-inżynier.		931/CH /91		S9	