

RZUT PIWNIC  
SKALA 1:100

NR	NAZWA	POSADZKA	POW(m2)
0.1	WYMIENNIKOWNIA	GRES	10,0
0.2	WODOMIERZ	GRES	24,3
0.3	MAGAZYN	GRES	30,3
0.4	KOMUNIKACJA	GRES	14,9
0.5	MAGAZYN	POS.CEM.	14,8
0.6	MAGAZYN	POS.CEM.	3,2
0.7	KOMUNIKACJA	POS.CEM.	14,1
RAZEM			111,6

WYKONAWSTWO I PROJEKTOWANIE INSTALACJI	ENIET PROJEKT	PB
--	---------------	----

SANITARNYCH DANUTA KULESZA	BIURO ARCHITEKTURY MAREK ZAUDEK	
----------------------------	---------------------------------	--

22-100 CHEŁM UL.SIEDLECKA 115	22-100 CHEŁM UL.WOJNYSKA 51	
-------------------------------	-----------------------------	--

TEMAT	PRZEBUDOWA I ROZBUDOWA BUDYNKU DYDAKTYCZNEGO NA BIUROWY
-------	--

INWESTOR	ZARZĄD NIERUCHOMOŚCI WOJEWÓDZKICH W LUBLINIE
----------	--


ADRES INW.	22-100 CHEŁM, UL.MICKIEWICZA 37, dz.nr 714 obręb 0014 m.Chel'm, j.ewid. 066201_1.
------------	--

FAZA	PROJEKT BUDOWLANY	data 30.10 2018
------	-------------------	-----------------------

RYSUNEK	RZUT PIWNIC – INSTALACJA C.O.	
---------	-------------------------------	--

BRANŻA	SANITARNA	UPR.	PODPIS	SKALA 1:100
--------	-----------	------	--------	----------------

PROJEKTANT	mjr inż. D. KULESZA	949/CH		
spec. instal.-inżynier.		/92		
ASYSTENT	inż. K. GÓRECKA			NR RYS S10
spec. instal.-inżynier.	mjr inż. T. KULESZA	931/CH		
spec. instal.-inżynier.		/91		
SPRAWDZIK				

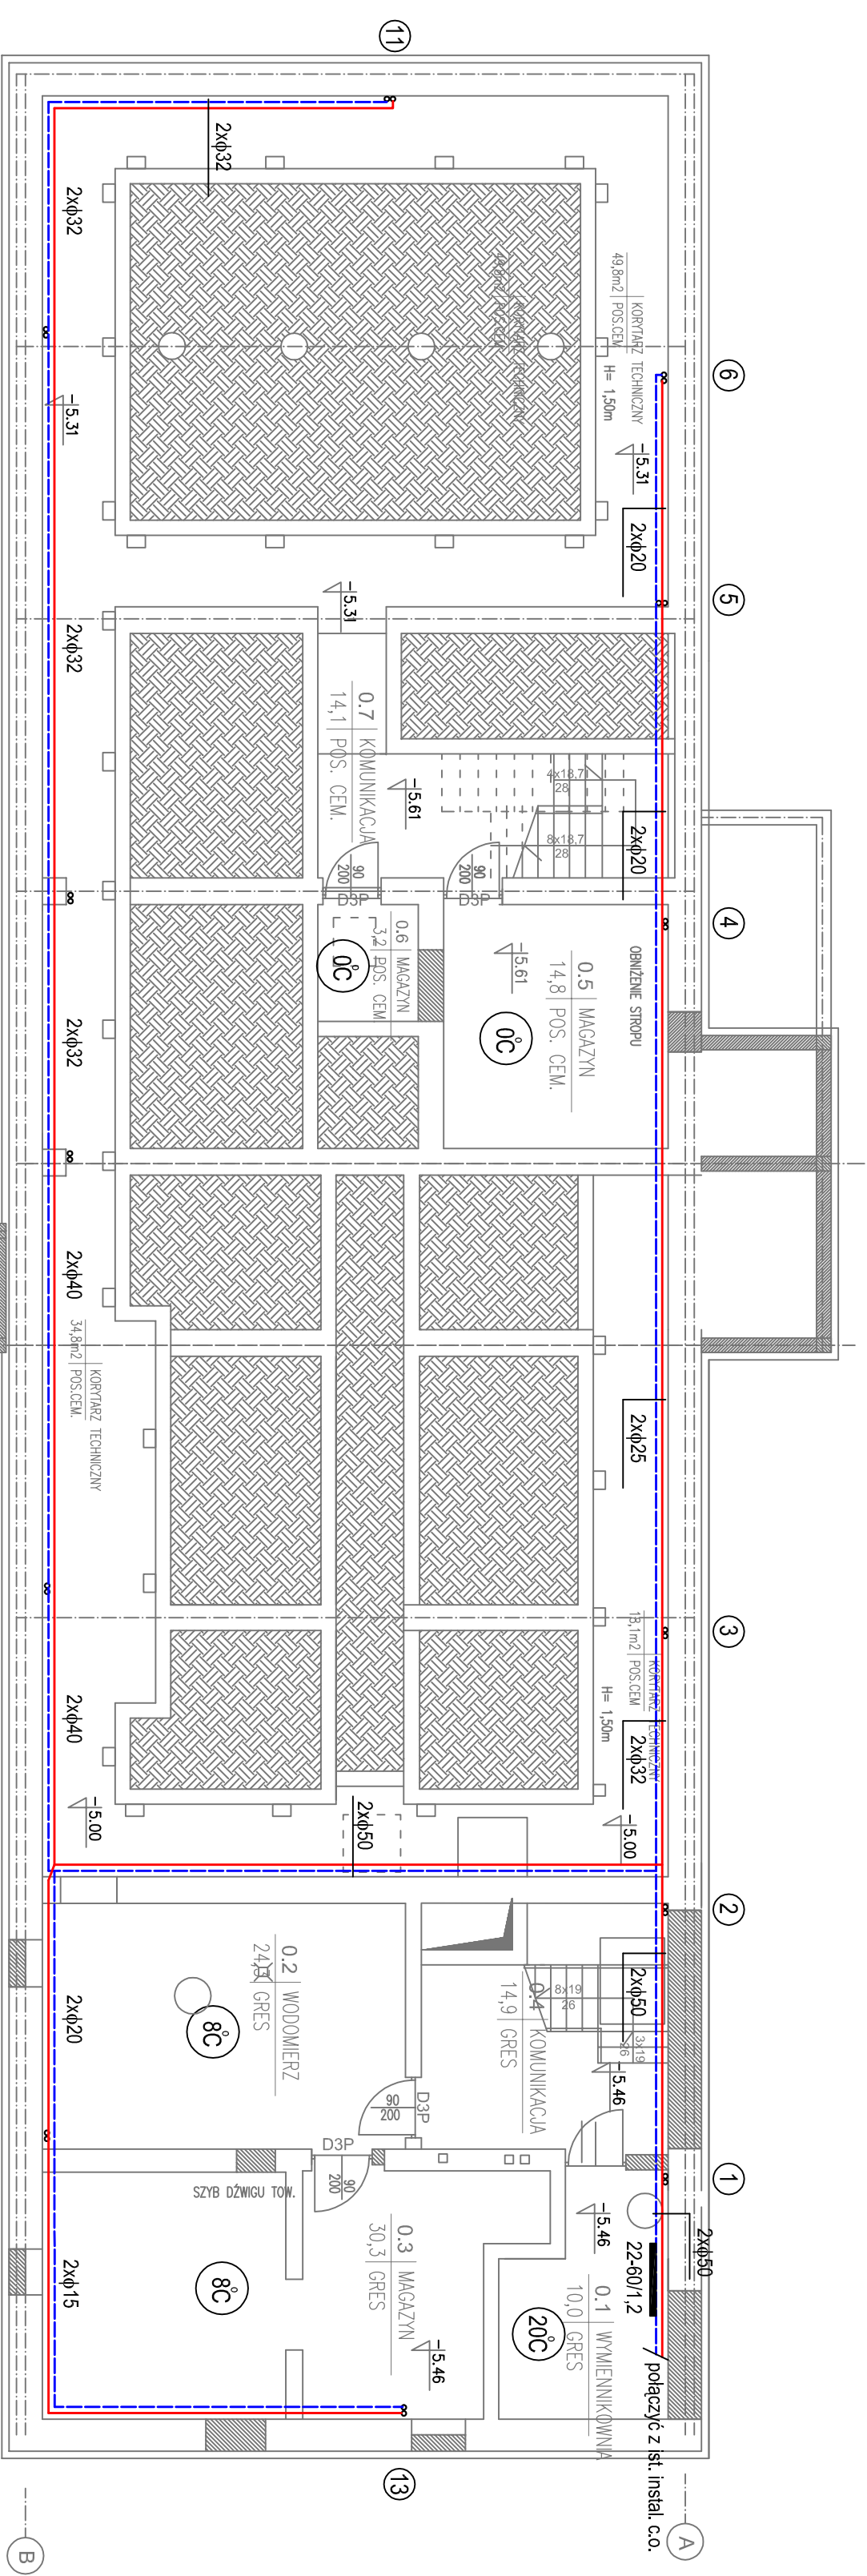

LEGENDA:  
przewód zasilający instalacji c.o.  
przewód powrotny instalacji c.o.  
grzejnik typ C