


RZUT DACHU
SKALA 1:100

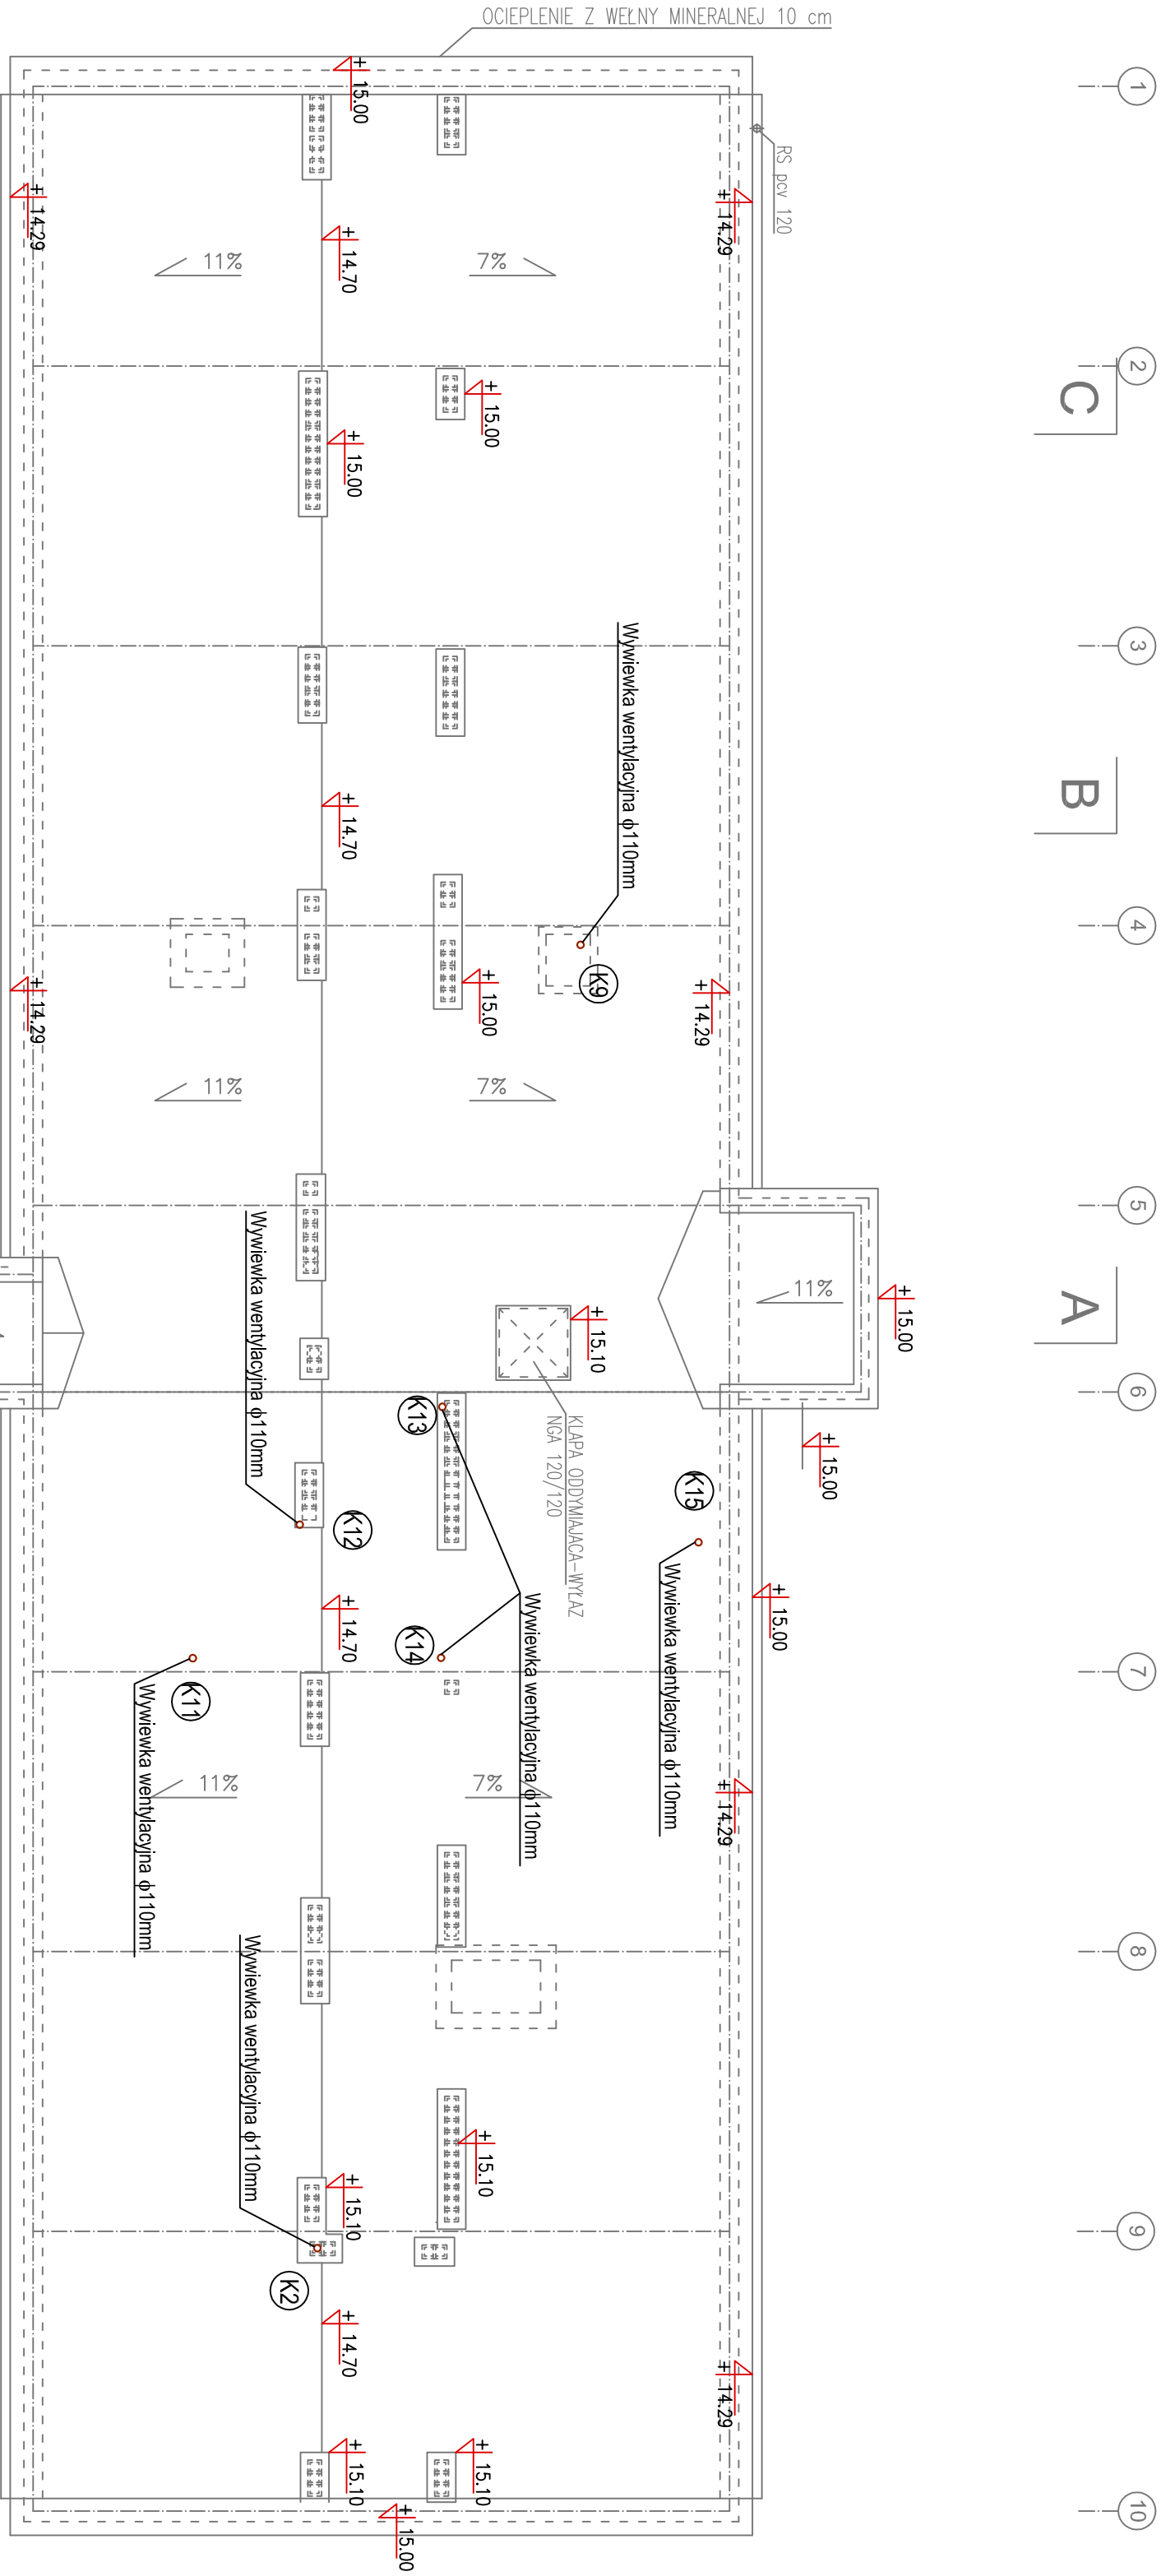

WYKONAWSTWO I PROJEKTOWANIE INSTALACJI SANITARNYCH DANUTA KULESZA 22-100 CHEŁM UL. SIEDLECKA 115		ENIZET PROJEKT BIURO ARCHITEKTURY MAREK ZAŁDEK 22-100 CHEŁM UL. LWOWSKA 51		PW
TEMAT	PRZEBUDOWA I ROZBUDOWA BUDYNKU DYDAKTYCZNEGO NA BIUROWY			
INWESTOR	ZARZĄD NIERUCHOMOŚCI WOJEWÓDZKICH W LUBLINIE			
ADRES INW.	22-100 CHEŁM, UL. MICKIEWICZA 37, dz.nr 714 obręb 001/4 m. Chetm, j.ewid. 066201_1.			
FAZA	PROJEKT WYKONAWCZY			data
RYSUNEK	RZUT DACHU – INSTAL. WOD-KAN			30.11 2018
BRANŻA	SANITARNA	UPR.	PODPIS	SKALA
PROJEKTANT	mgr inż. D. KULESZA	949/CH		1:100
	spec. instal.-inżynier.	/92		
ASYSTENT	inż. K. GÓRECKA			
	spec. instal.-inżynier.			
	mgr inż. T. KULESZA	931/CH		
SPRAWDZIK	spec. instal.-inżynier.	/91		NR RYS S9